


## LEGENDA ZAŘIZOVACÍCH PŘEDMĚTŮ

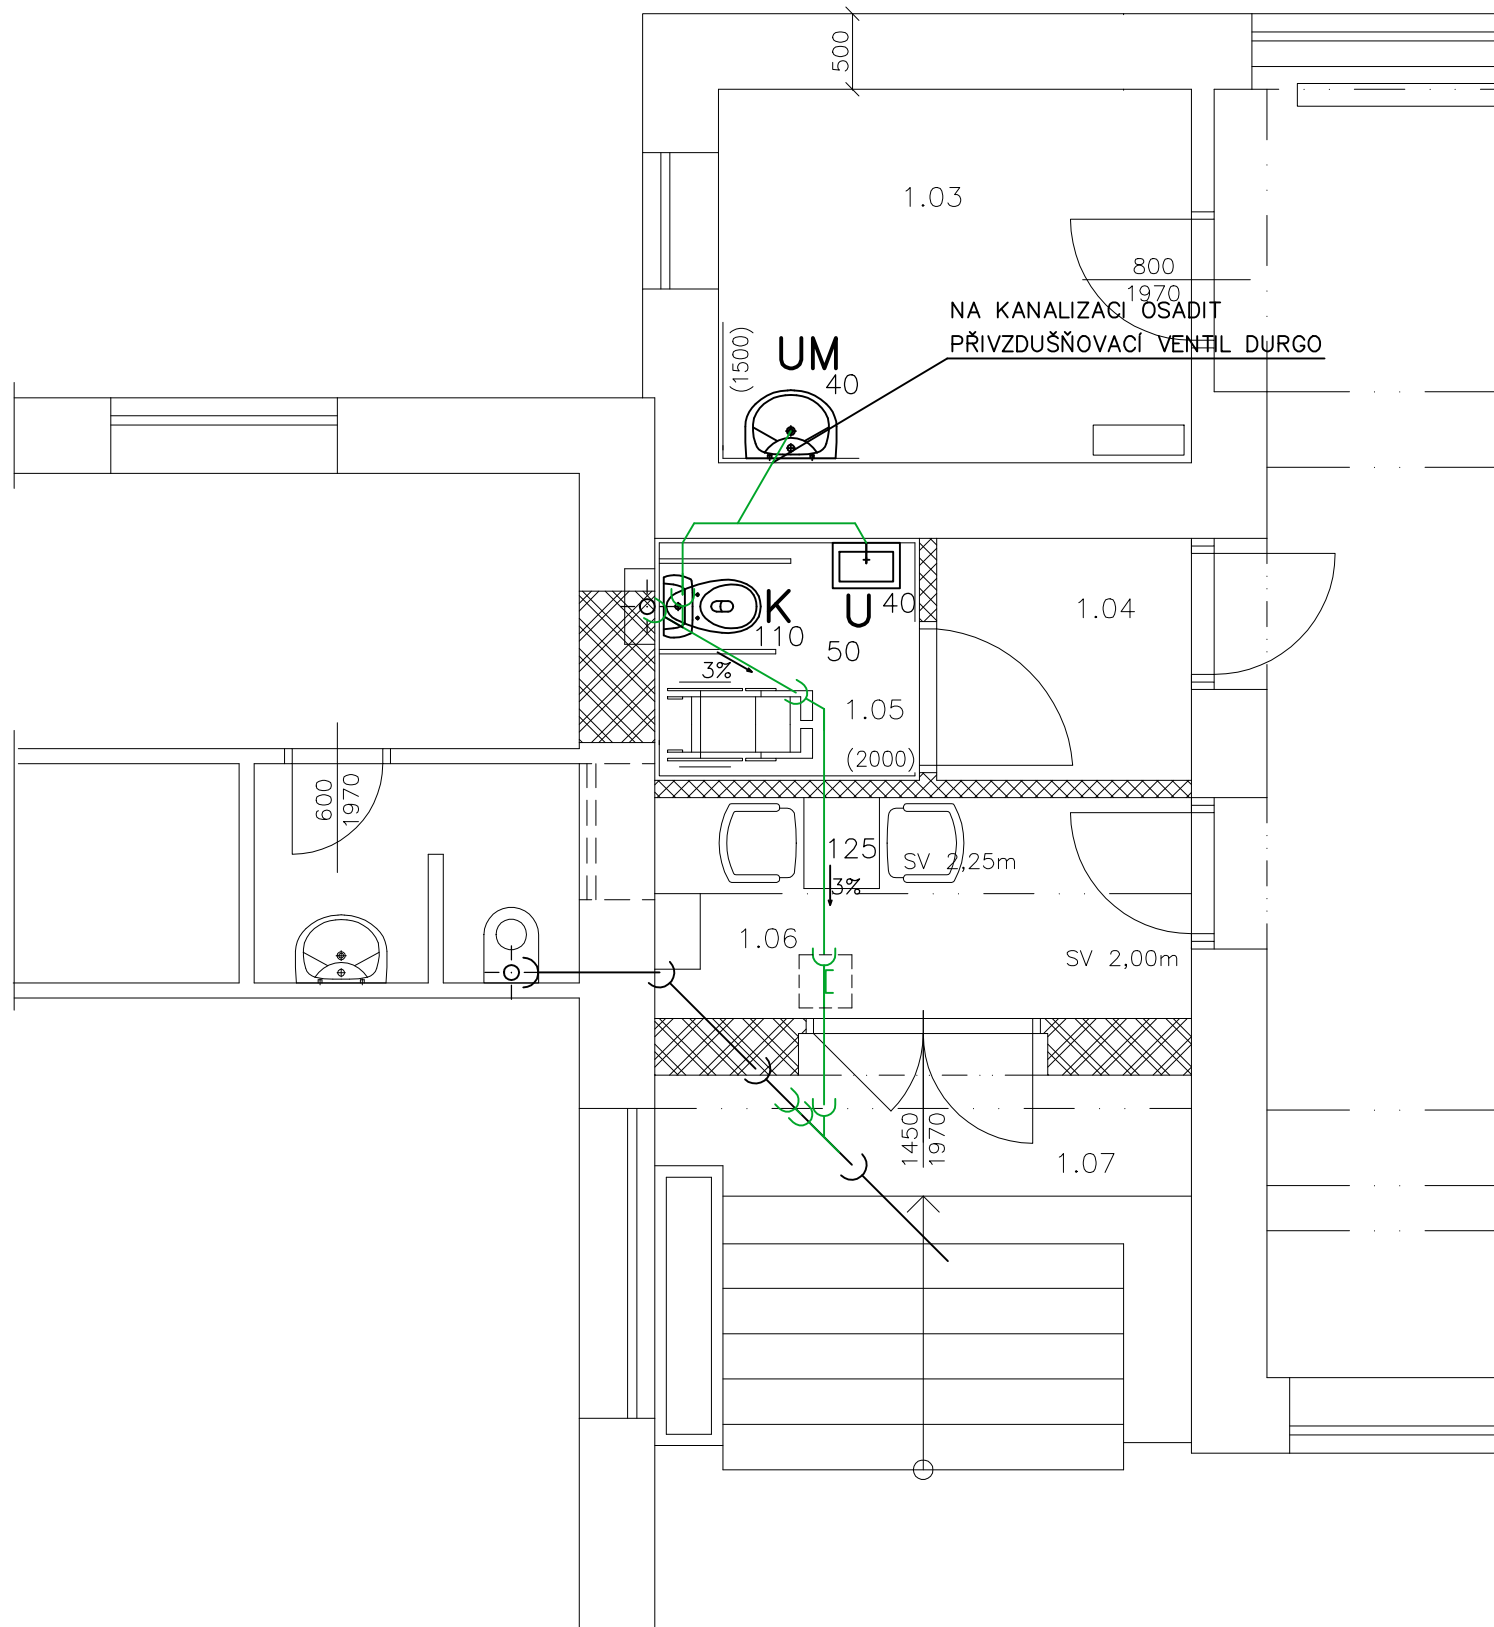

 
**K** ZÁVĚSNÝ KLOZET HANDICAP OLYMP VIZ. V.Č. 4E 03  
 HLUBOKÉ SPLACHOVÁNÍ, PRO POSTIŽENÉ  
 365\*360\*700  
 SEDÁTKO OLYMP BEZ POKLOPU  
 ZÁVĚSNÝ MODUL PRO ZÁVĚSNÉ WC SE SAMONOSNÝM RÁMEM  
 TLAČÍTKO DUAL FLUSH  
 ROHOVÝ VENTIL-15

**UM** UMÝVADLO OLYMP VIZ. V.Č. 4E 04  
 S OTVOREM PRO BATERII UPROSTŘED  
 ODPADNÍ VENTIL, ZÁPACHOVÁ UZÁVĚRKA  
 DŘEZOVÁ STOJÁNKOVÁ PÁKOVÁ BATERIE S VYTAHOVACÍ SPRCHOU  
 2\* ROHOVÝ VENTIL 15  
 PŘIVZDUŠŇOVACÍ VENTIL DURGO

**U** UMÝVÁTKO LYRA PLUS  
 S OTVOREM PRO BATERII UPROSTŘED  
 400\*310\*145  
 UMAVADLOVÁ STOJÁNKOVÁ PÁKOVÁ BATERIE  
 PODOMÍTKOVÝ UMYVADLOVÝ SIFON  
 ROHOVÝ VENTIL 15



### LEGENDA

-  STÁVAJÍCÍ KANALIZACE Z LITINOVÉHO POTRUBÍ
-  NOVÁ KANALIZACE Z PLASTOVÝCH TRUB PVC KG  
 MIN. SKLON POTRUBÍ JE 3%, POTRUBÍ ULOŽIT TAK, ABY SE DALO NAPOJIT NA STÁV. KANALIZACI  
 HLOUBKA STÁVAJÍCÍ KANALIZACE NENÍ ZNÁMA, BUDE ZJIŠTĚNA PŘI REALIZACI
-  ČISTICÍ KUS V ŠACHTĚ S POKLOPEM V PODLAZE (DODÁVKA STAVBY)

### F.1.4.e ZAŘÍZENÍ ZDRAVOTNĚ TECHNICKÝCH INSTALACÍ

ZODP.PROJEKTANT	VYPRACOVAL	
ING. GREPL	ING. GREPLOVÁ	
PODPIS	PODPIS	
INVESTOR	SDRUŽENÍ LAIKŮ DON BOSKA, HAŠKOVA 1522/3, HAVÍŘOV	
MÍSTO STAVBY	HAVÍŘOV MĚSTO	FORMÁT 2 A4
AKCE	<b>KAPLE P.MARIE POMOCNICE ZŘÍZENÍ WC A ZPOVĚDNÍ MÍSTNOSTI</b>	DATUM V/2012
		STUPEŇ DSP
		MĚŘÍTKO 1:50
OBSAH	<b>PŮDORYS – KANALIZACE</b>	VÝKRES Č. 4E 02 ZAK.Č. 1210